



記号	名称	仕様	備考
①	機器収容箱	消火栓箱組込型	①②収容
②	機器収容箱	消火栓箱組込型	③④収容
③	機器収容箱	埋込型 縦型	⑤⑥収容
④	機器収容箱	露出型	⑦⑧収容
⑤	機器収容箱	露出型 縦型	⑨⑩収容
⑥	機器収容箱	露出型	⑪⑫収容
⑦	負傷機	P型1線(アドレスサブ方式)	フラット型表示灯付
⑧	地区警報装置	消火設備に収納する取付加工は衛生工事とする	
⑨	地区警報装置	DC24V-BmA	ダイヤード内蔵
⑩	音動式スポット型感知器	2種	
⑪	音動アナログ式スポット型感知器	2種	
⑫	音動アナログ式スポット型感知器	2種	
⑬	定温式スポット型感知器	1種 70℃ 防水型	
⑭	定温アナログ式スポット型感知器	1種 60℃ 防水型	
⑮	定温式スポット型感知器	1種 60℃ 防水型	
⑯	定温式スポット型感知器	1種 70℃ 防水型	
⑰	光電式スポット型感知器	2種	
⑱	光電式スポット型感知器	2種 埋込型	
⑲	光電アナログ式スポット型感知器	2種	
⑳	感知区域境界線		
㉑	警報区域番号		
㉒	負傷機番号		
㉓	音動器番号		

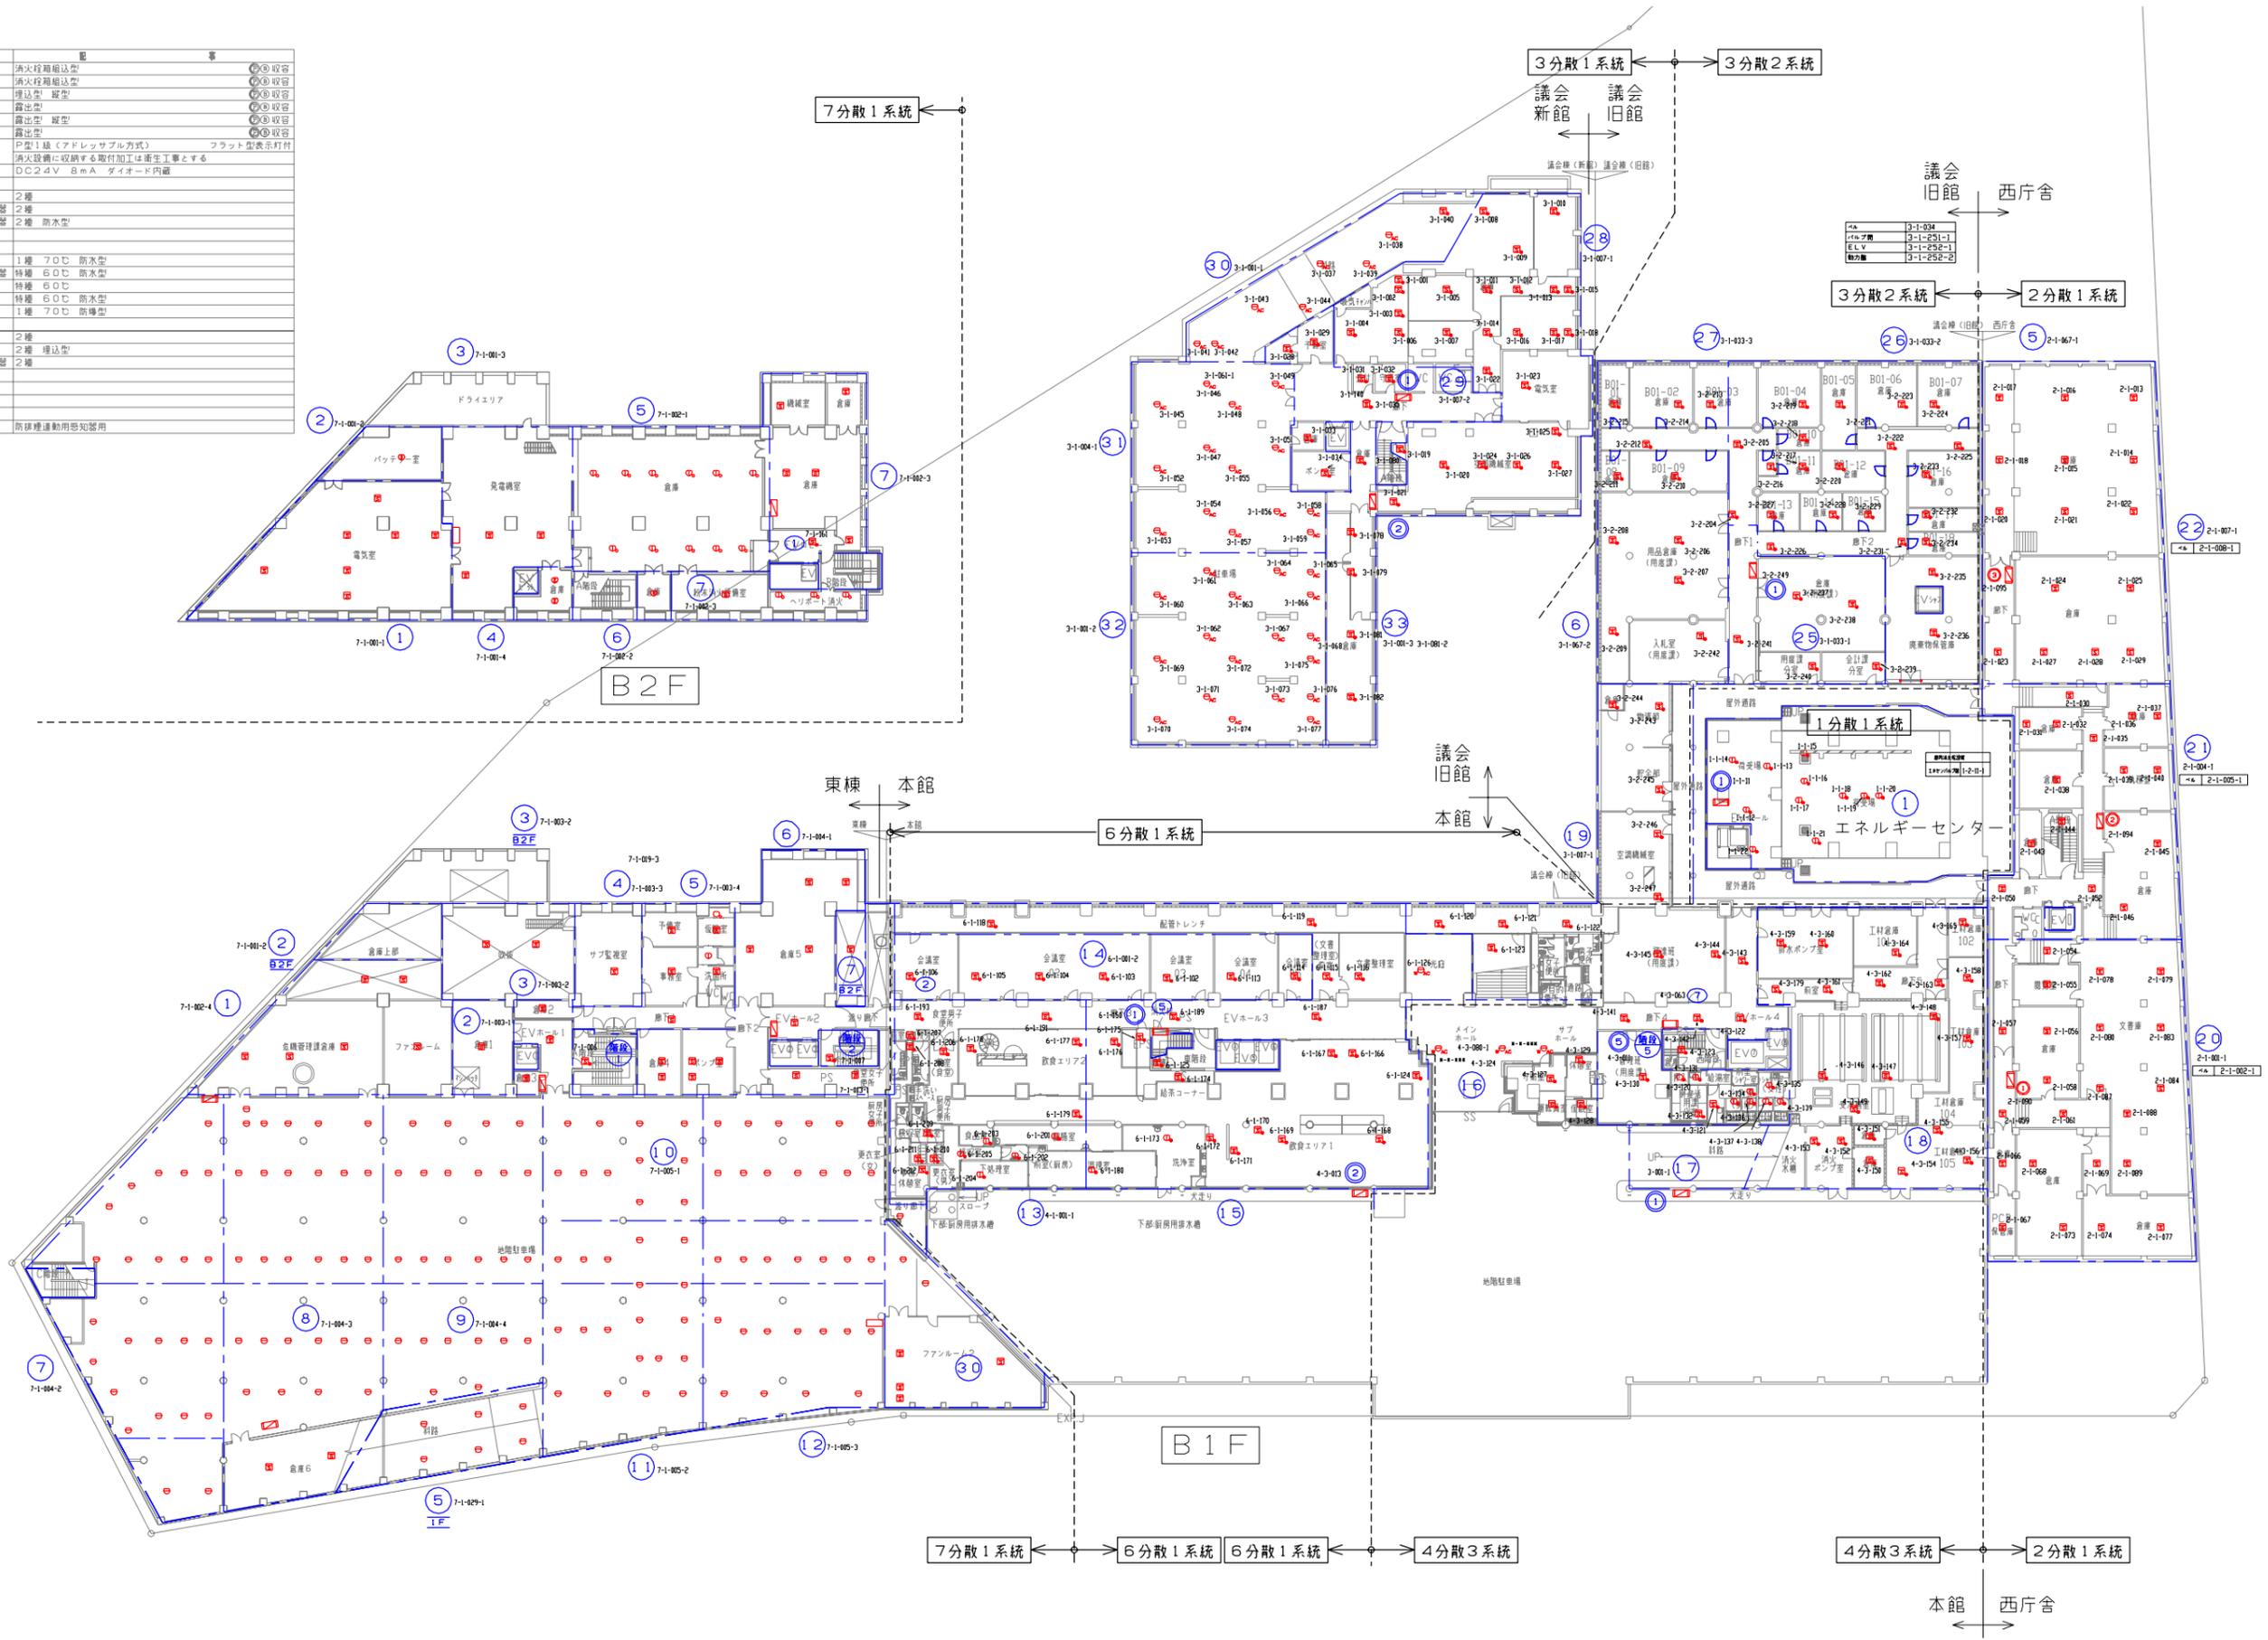

岡山県庁舎 感知器・消火栓図 B1階 令和6年3月29日

凡例


記号	名称	配置	備考
☐	機器 収容箱	消火栓箱組込型	◎◎ 収容
☐	機器 収容箱	消火栓箱組込型 防滴型	◎◎ 収容
☐	機器 収容箱	消火栓箱組込型	◎◎ 収容
☐	機器 収容箱	埋込型 防滴型 縦型	◎◎ 収容
Ⓟ	発信機	P型1級(アドレス方式) フラット型表示灯付 消火設備に収納する取付加工は衛生工事とする	
Ⓟ	発信機	P型1級(アドレス方式) 屋外型 フラット型表示灯付 消火設備に収納する取付加工は衛生工事とする	
Ⓢ	地区音響装置	DC24V 8mA ダイオード内蔵	
Ⓜ	差動式スポット型感知器	2種	
Ⓜ	差動式スポット型感知器	2種 防水型	
Ⓜ	差動アナログ式スポット型感知器	2種	
Ⓜ	定温式スポット型感知器	1種 70℃ 防水型	
Ⓜ	定温アナログ式スポット型感知器	特種 60℃ 防水型	
Ⓜ	光電式スポット型感知器	2種	
Ⓜ	光電式スポット型感知器	2種 埋込型	
Ⓜ	光電アナログ式スポット型感知器	2種	
Ⓜ	光電アナログ式スポット型感知器	2種 埋込型	
Ⓜ	光電アナログ式スポット型感知器	2種 側面点検 BOX付	
---	報知区域境界線		
Ⓜ	警戒区域番号		
Ⓜ	発信機番号		
Ⓜ	運動回路番号	防排煙運動用感知器用	

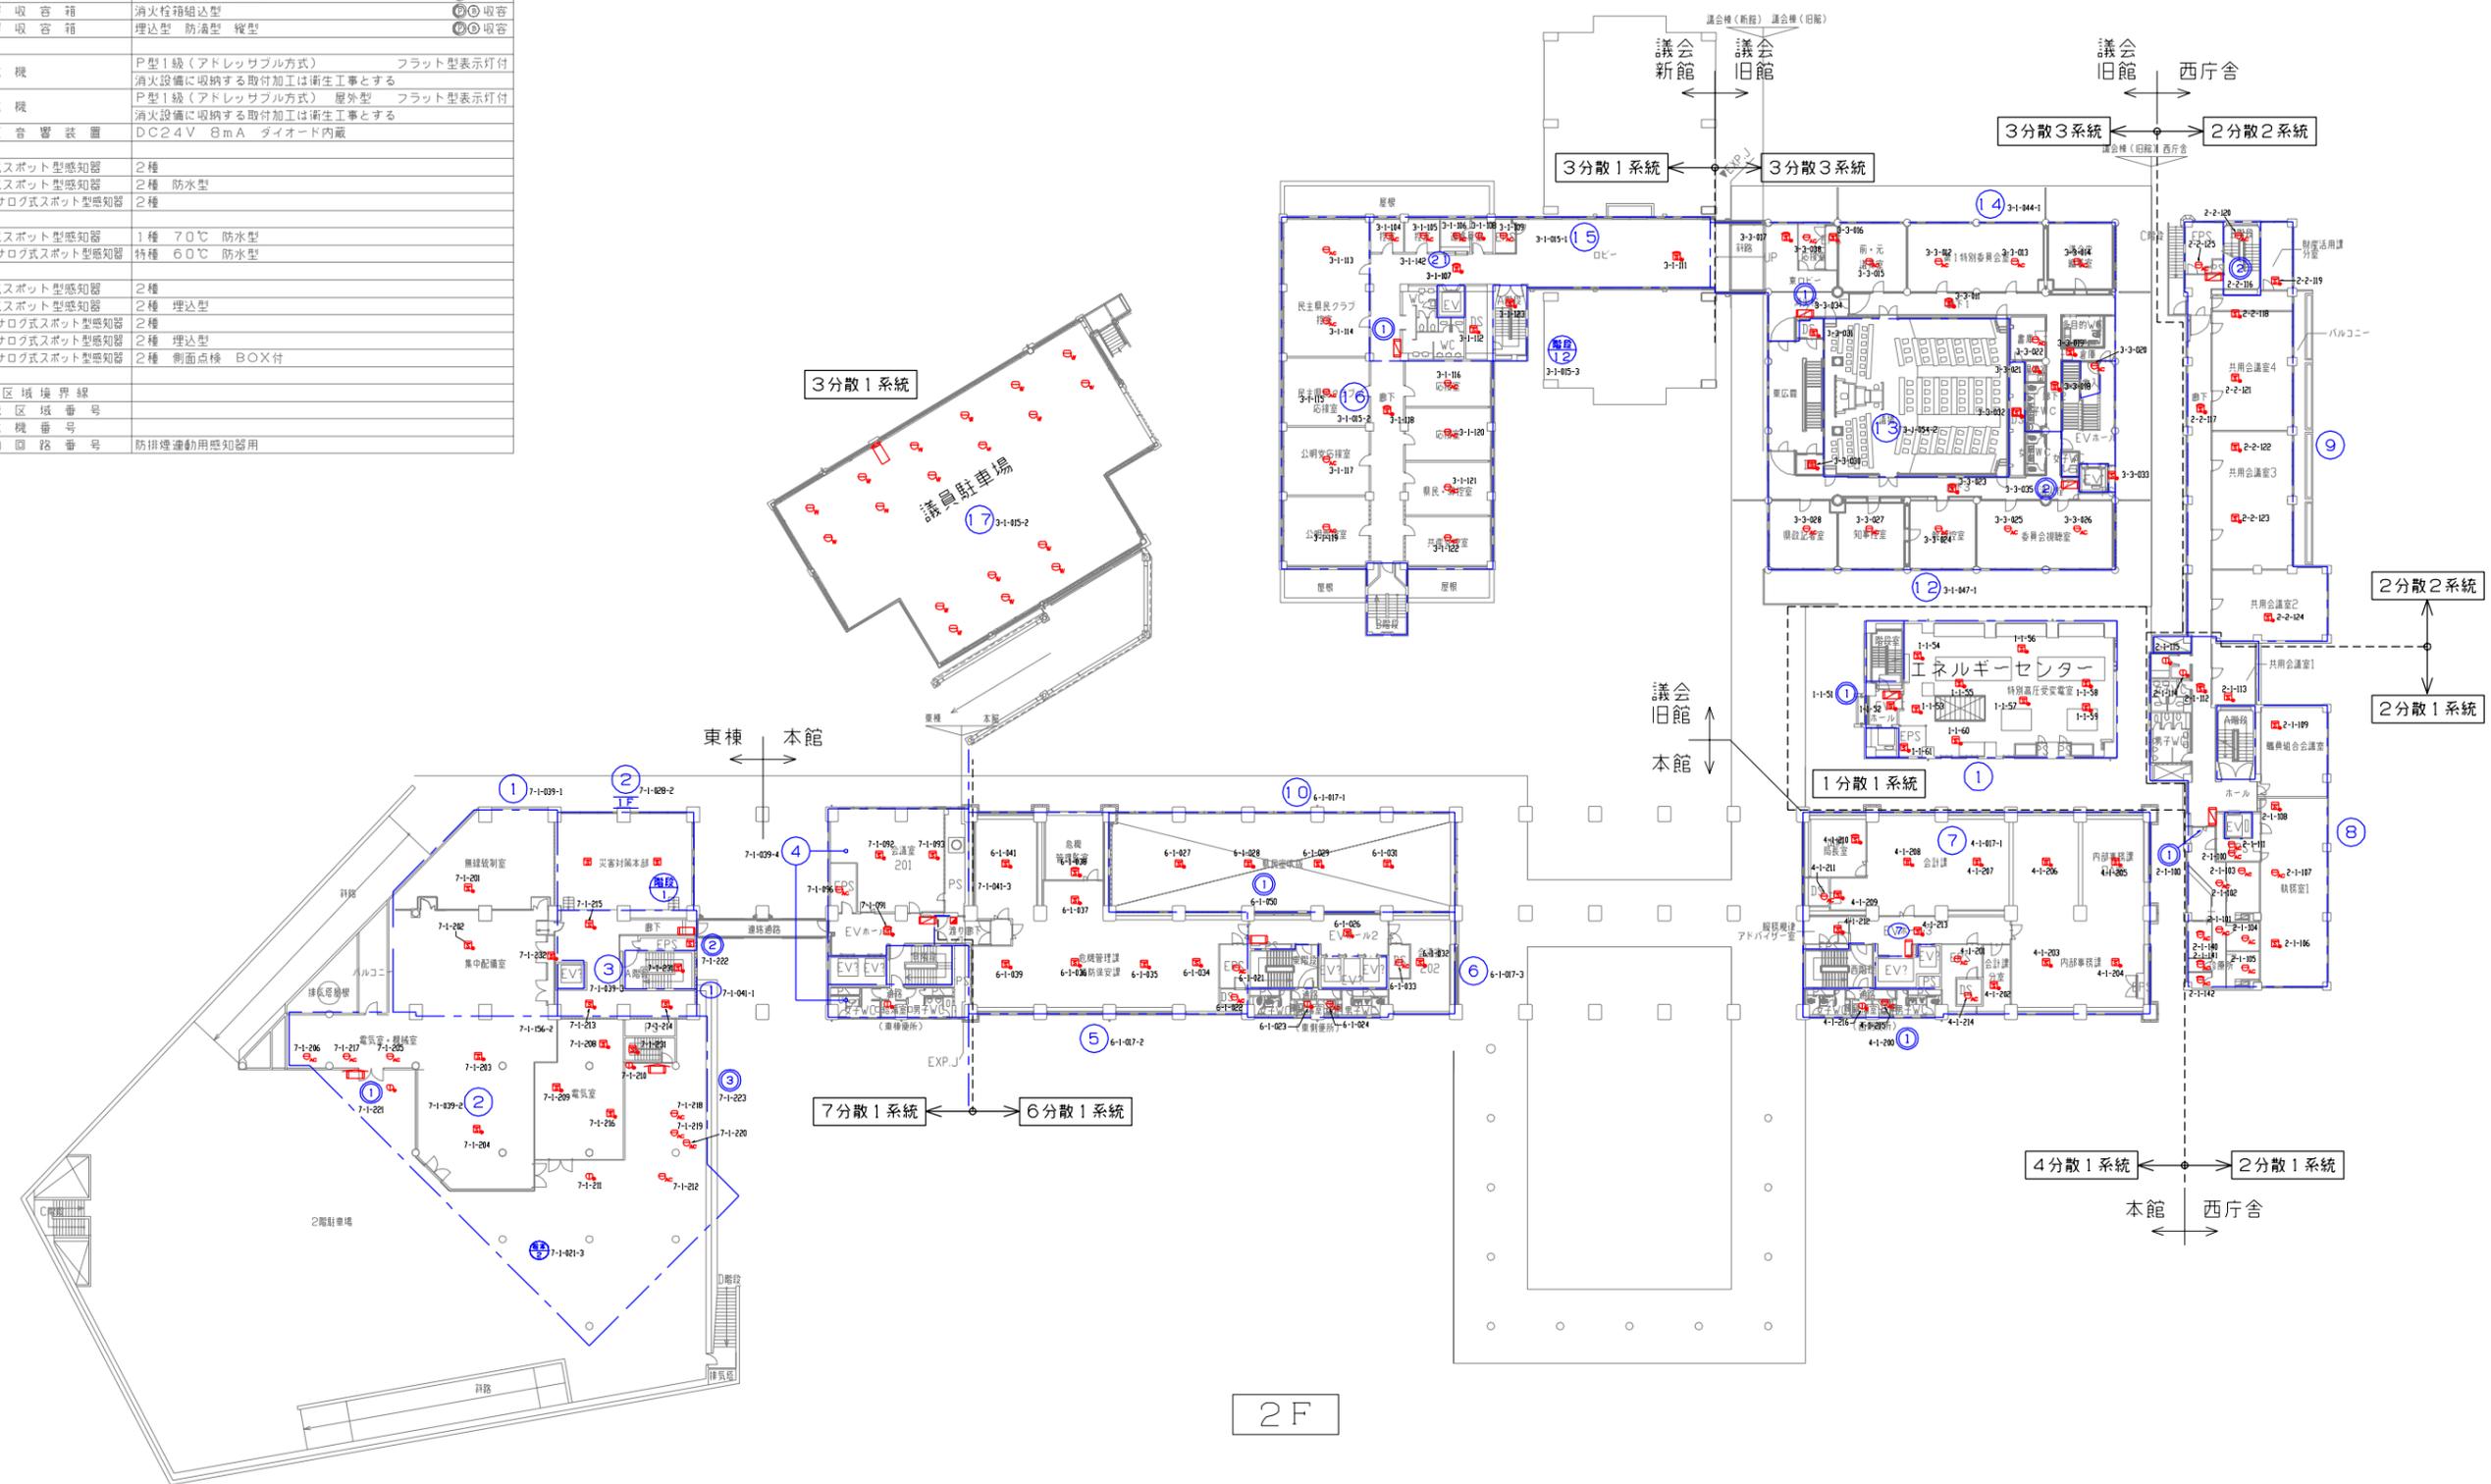

岡山県庁舎 感知器・消火栓図 2階 令和6年3月29日

凡例


記号	名称	仕様	備考
□	機器収容箱	消火栓箱組込型	◎◎ 収容
◻	機器収容箱	消火栓箱組込型	◎◎ 収容
Ⓢ	発信機	P型1級(アドレス方式)	フラット型表示灯付
Ⓣ	地区音響装置	消火設備に収納する取付加工は衛生工事とする	
Ⓛ	差動式スポット型感知器	2種	
Ⓛ	差動アナログ式スポット型感知器	2種	
Ⓛ	差動アナログ式スポット型感知器	2種 埋込型	
Ⓛ	定温式スポット型感知器	1種 70℃ 防水型	
Ⓛ	定温アナログ式スポット型感知器	特種 60℃ 防水型	
Ⓛ	光電式スポット型感知器	2種	
Ⓛ	光電式スポット型感知器	2種 埋込型	
Ⓛ	光電アナログ式スポット型感知器	2種	
Ⓛ	光電アナログ式スポット型感知器	2種 埋込型	
Ⓛ	光電アナログ式スポット型感知器	2種 側面点検BOX付	
---	報知区域境界線		
Ⓢ	警戒区域番号		
Ⓢ	発信機番号		
Ⓢ	連動回路番号		防排煙連動用感知器用

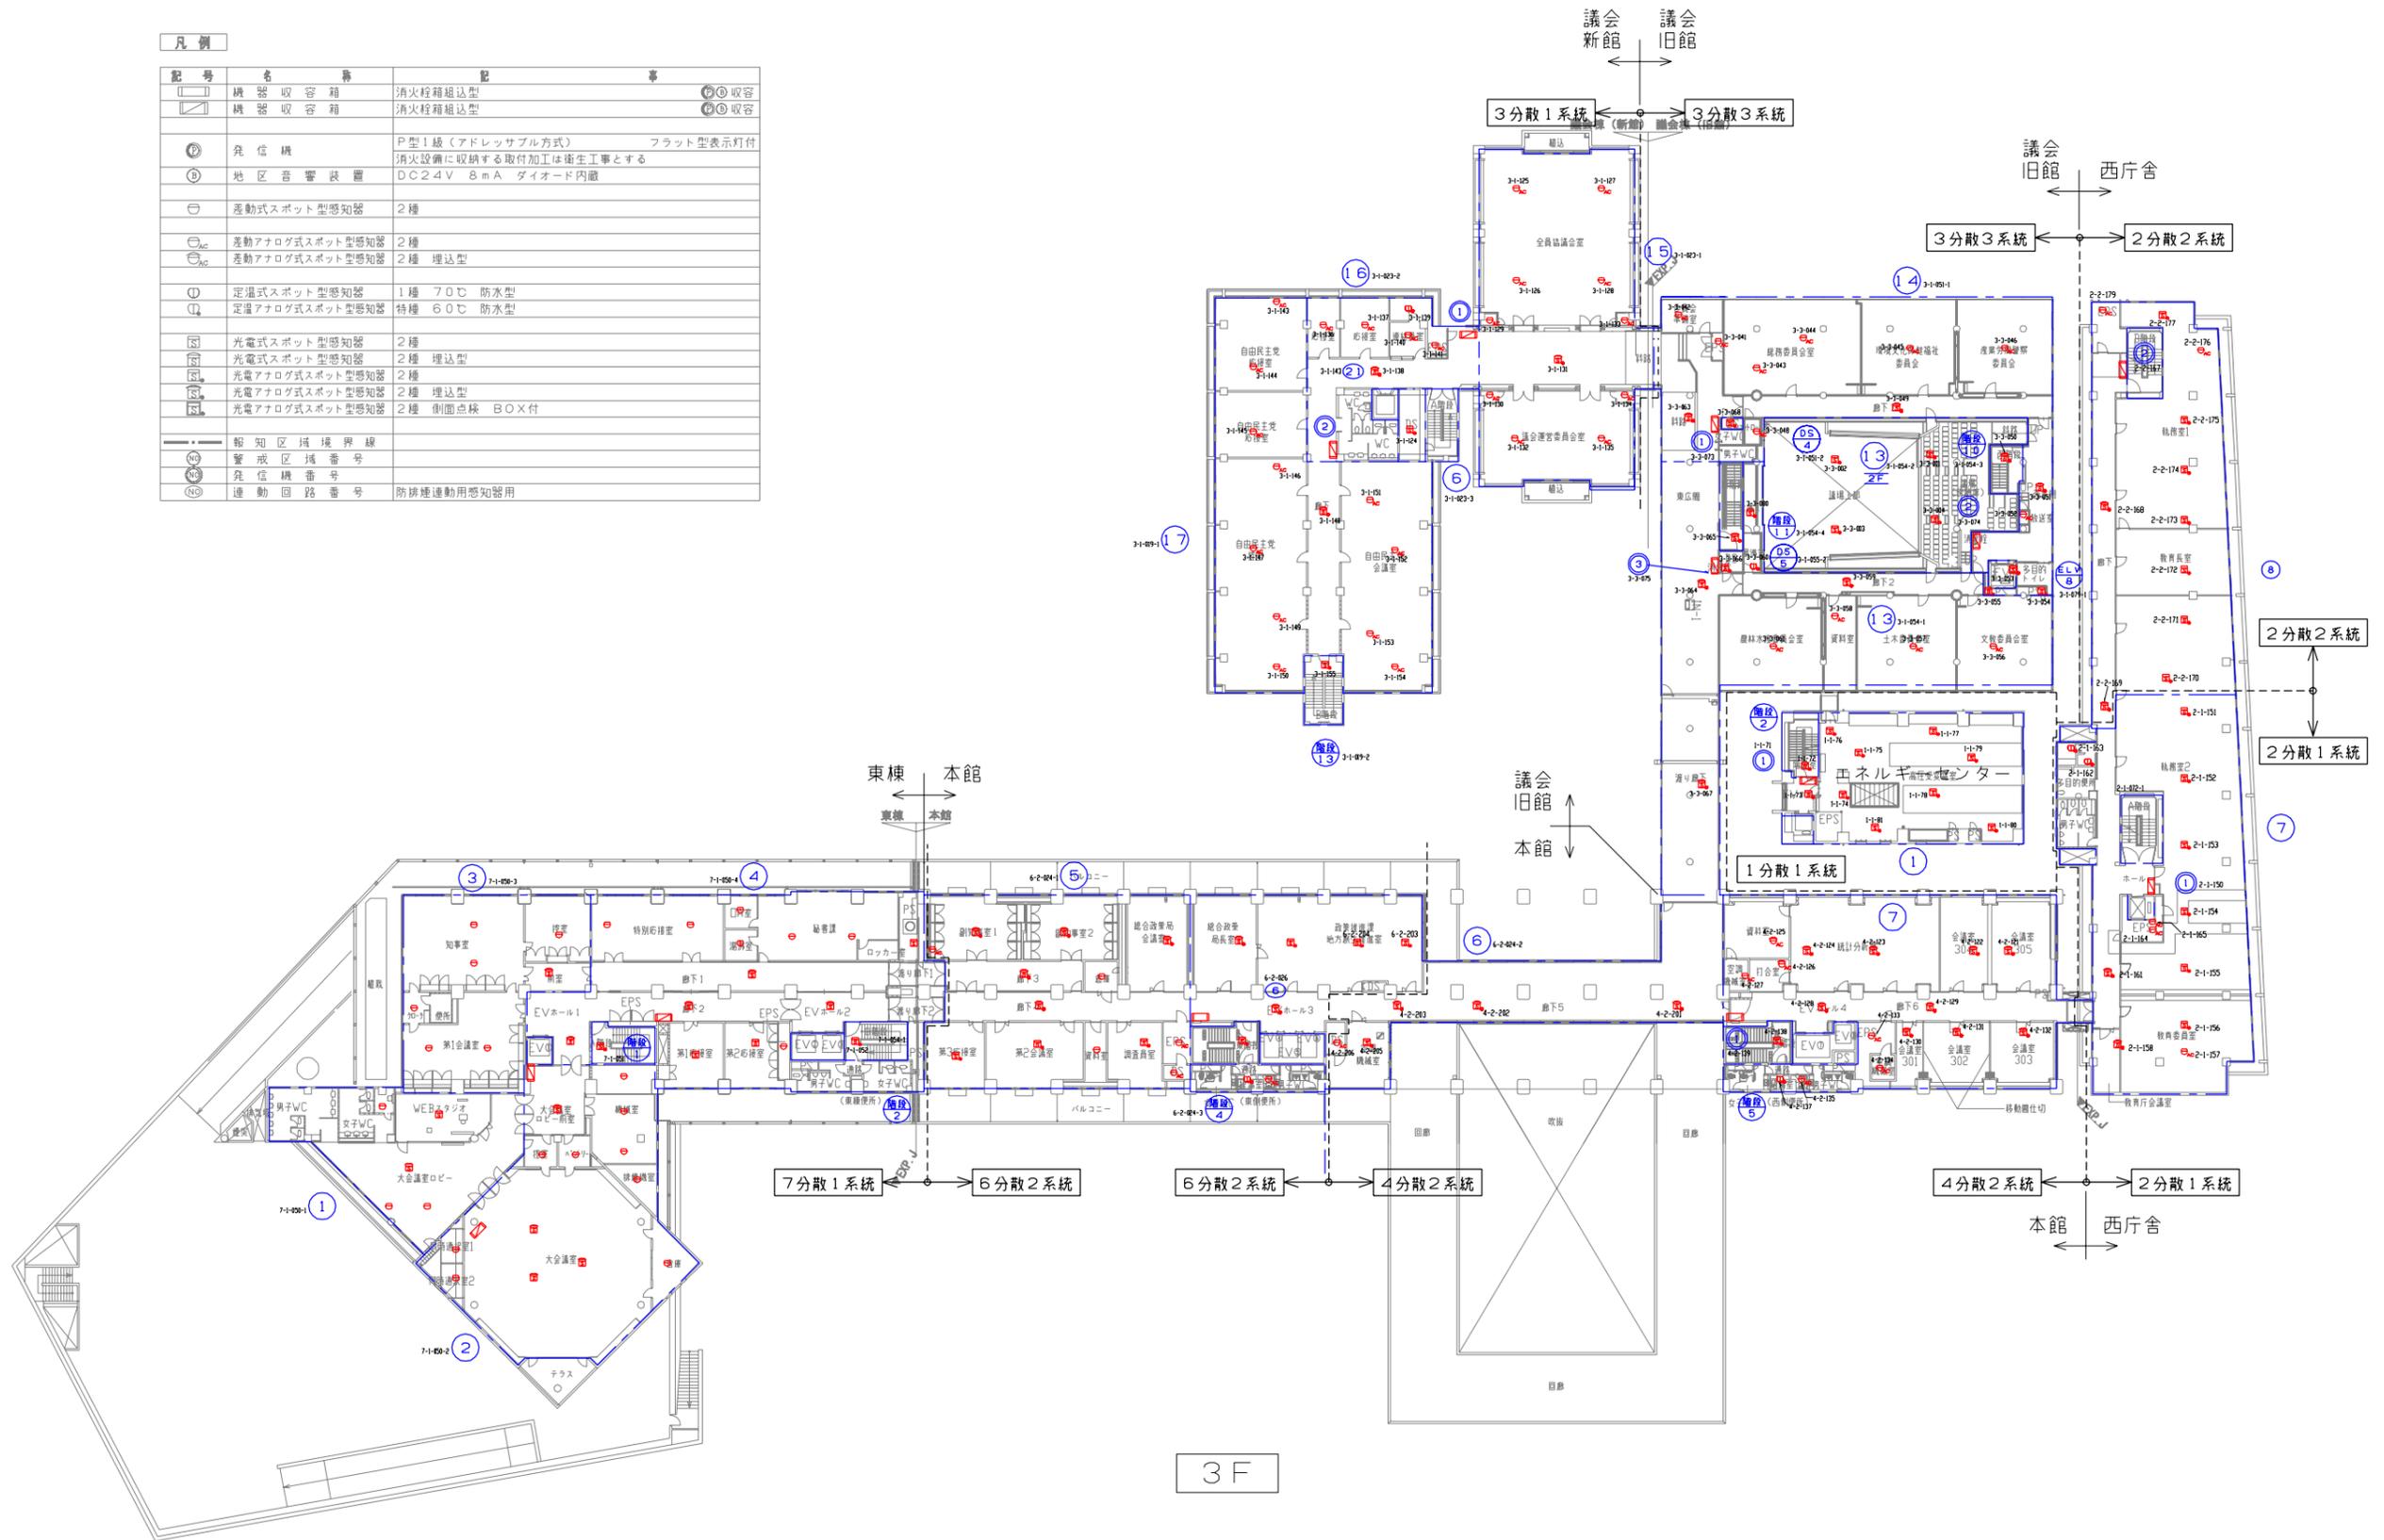


岡山県庁舎 感知器・消火栓図 3階 令和6年3月29日

凡例


記号	名称	仕様	備考
□	機器収容箱	消火栓箱組込型	②③収容
▢	機器収容箱	消火栓箱組込型	②③収容
Ⓢ	発信機	F型1級(アドレス方式)	フラット型表示灯付
Ⓣ	地区音響装置	消火設備に収納する取付加工は衛生工事とする	
Ⓤ	定温式スポット型感知器	1種 70℃ 防水型	
ⓖ	定温アナログ式スポット型感知器	特種 60℃ 防水型	
ⓗ	光電式スポット型感知器	2種	
ⓙ	光電アナログ式スポット型感知器	2種	
---	報知区域境界線		
Ⓚ	警戒区域番号		
Ⓛ	発信機番号		
Ⓜ	連動回路番号	防排煙連動用感知器用	

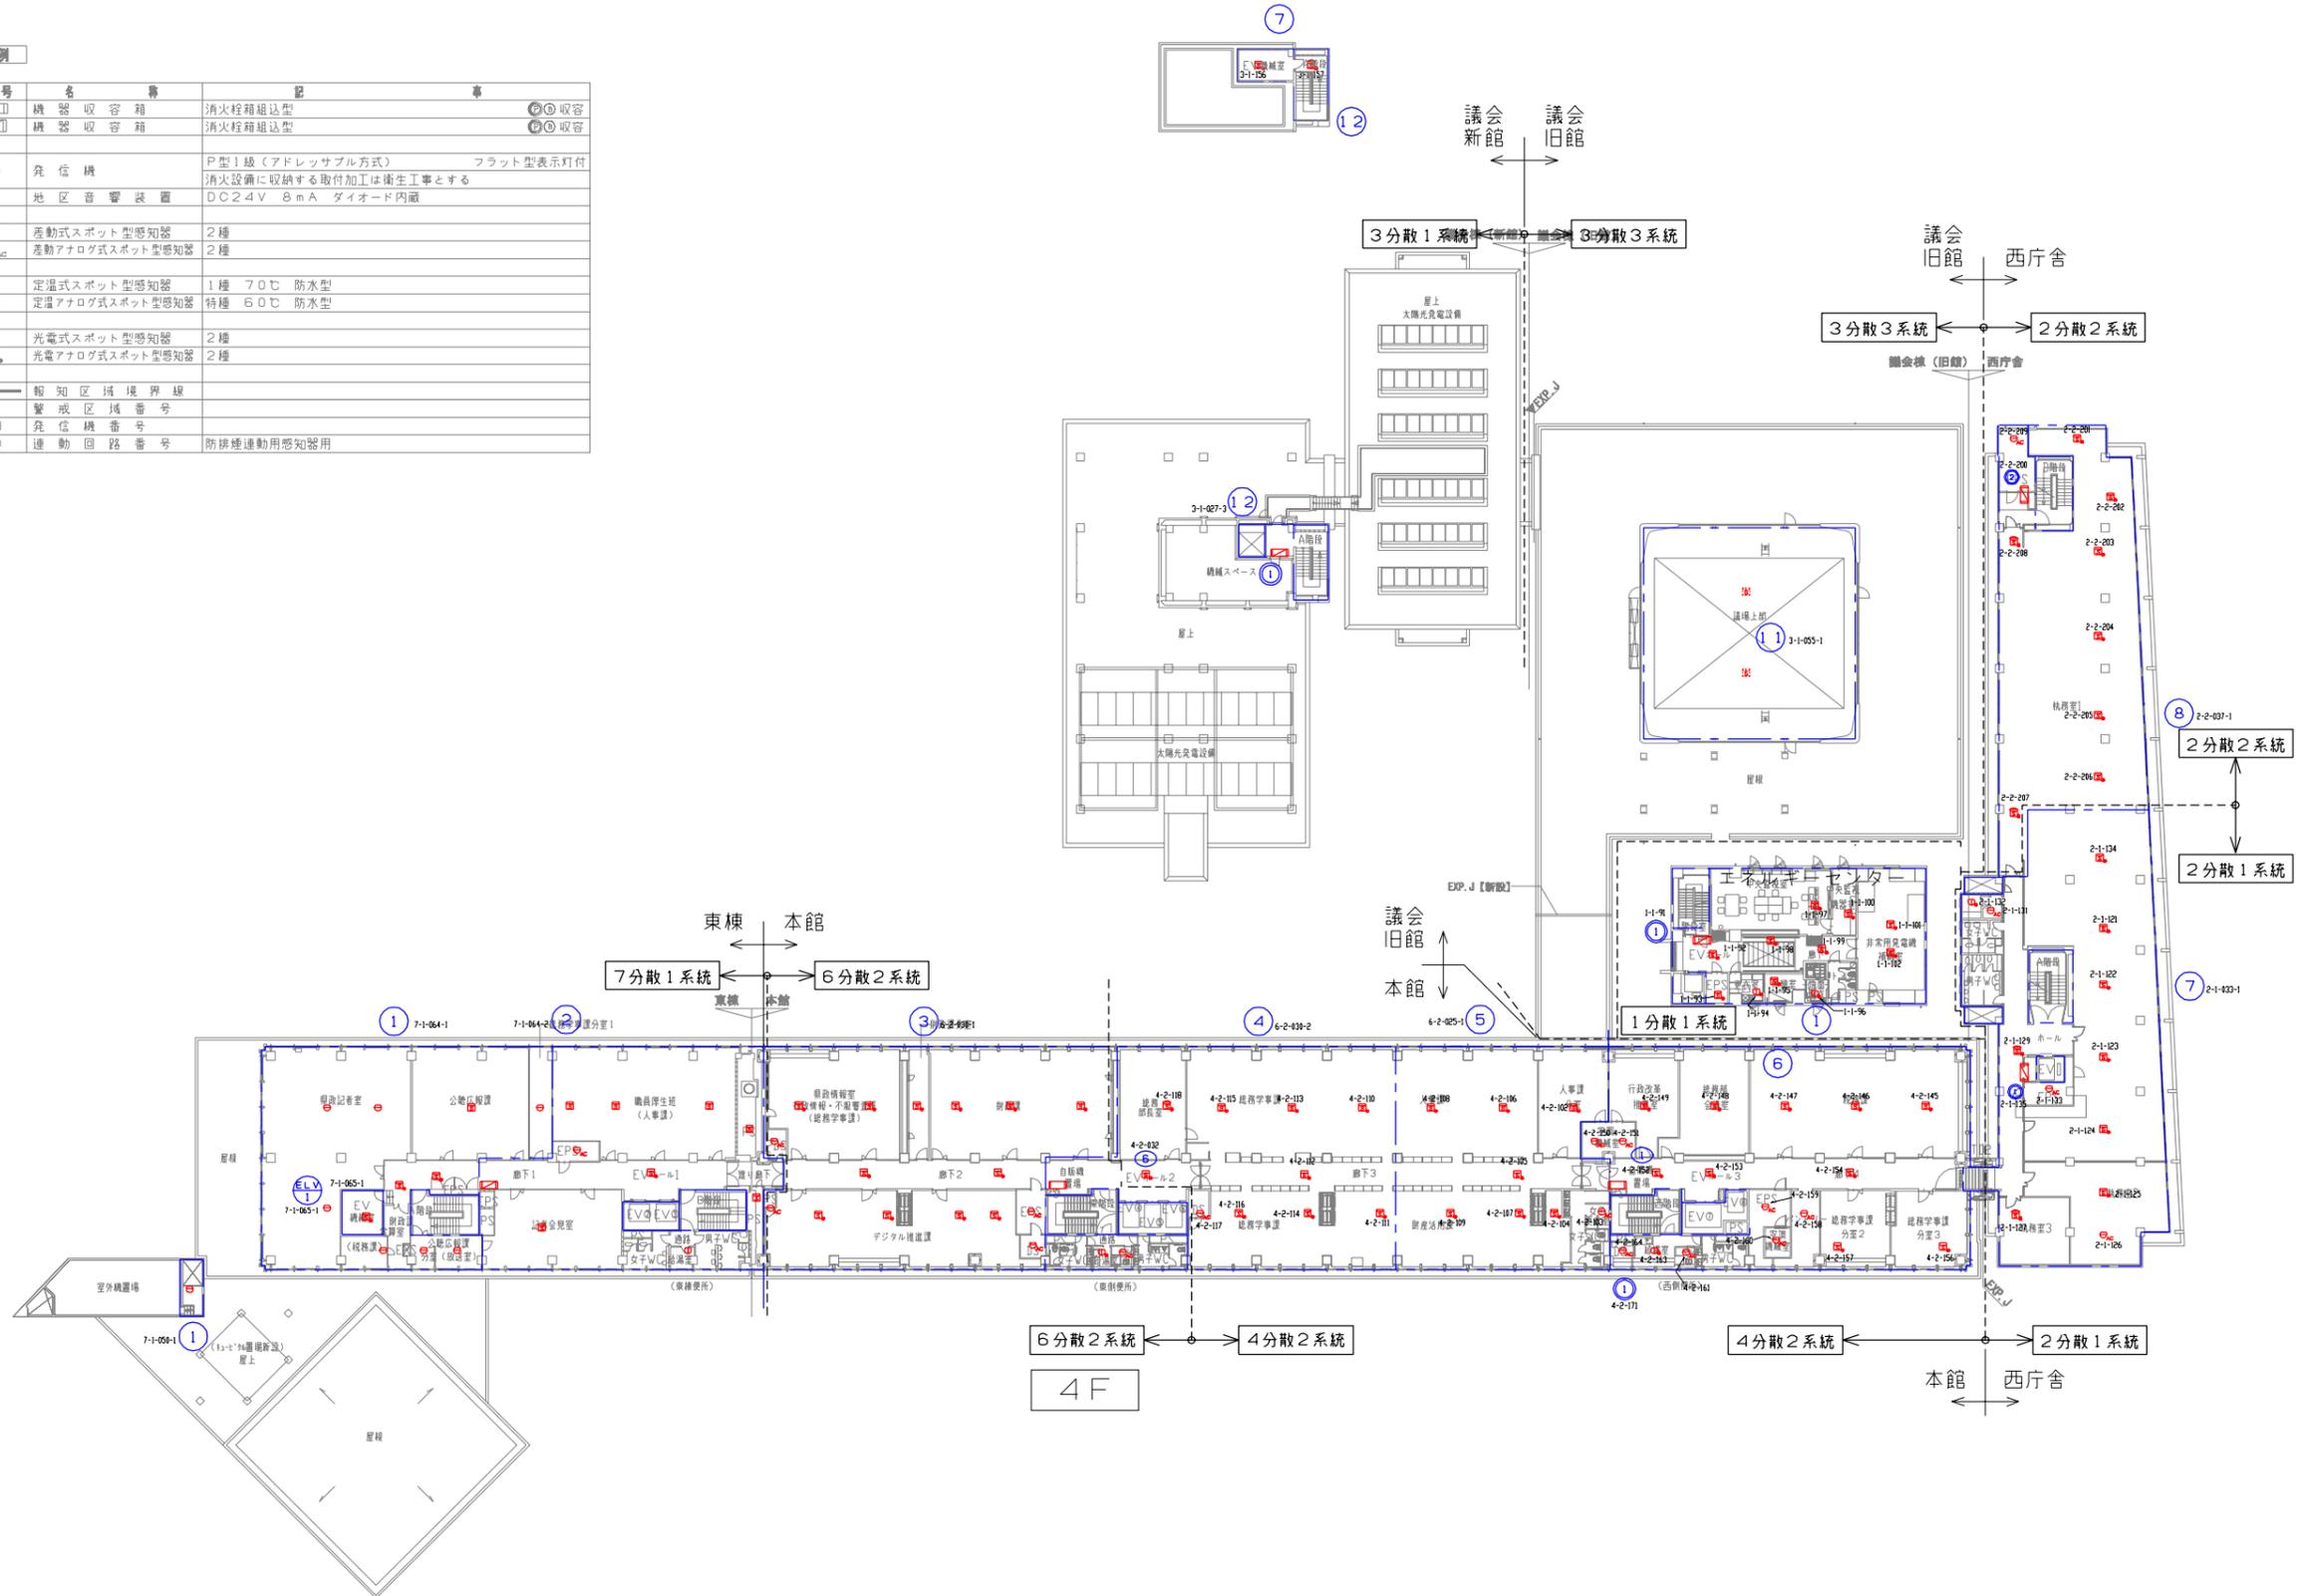




岡山県庁舎 感知器・消火栓図 4階 令和6年3月29日

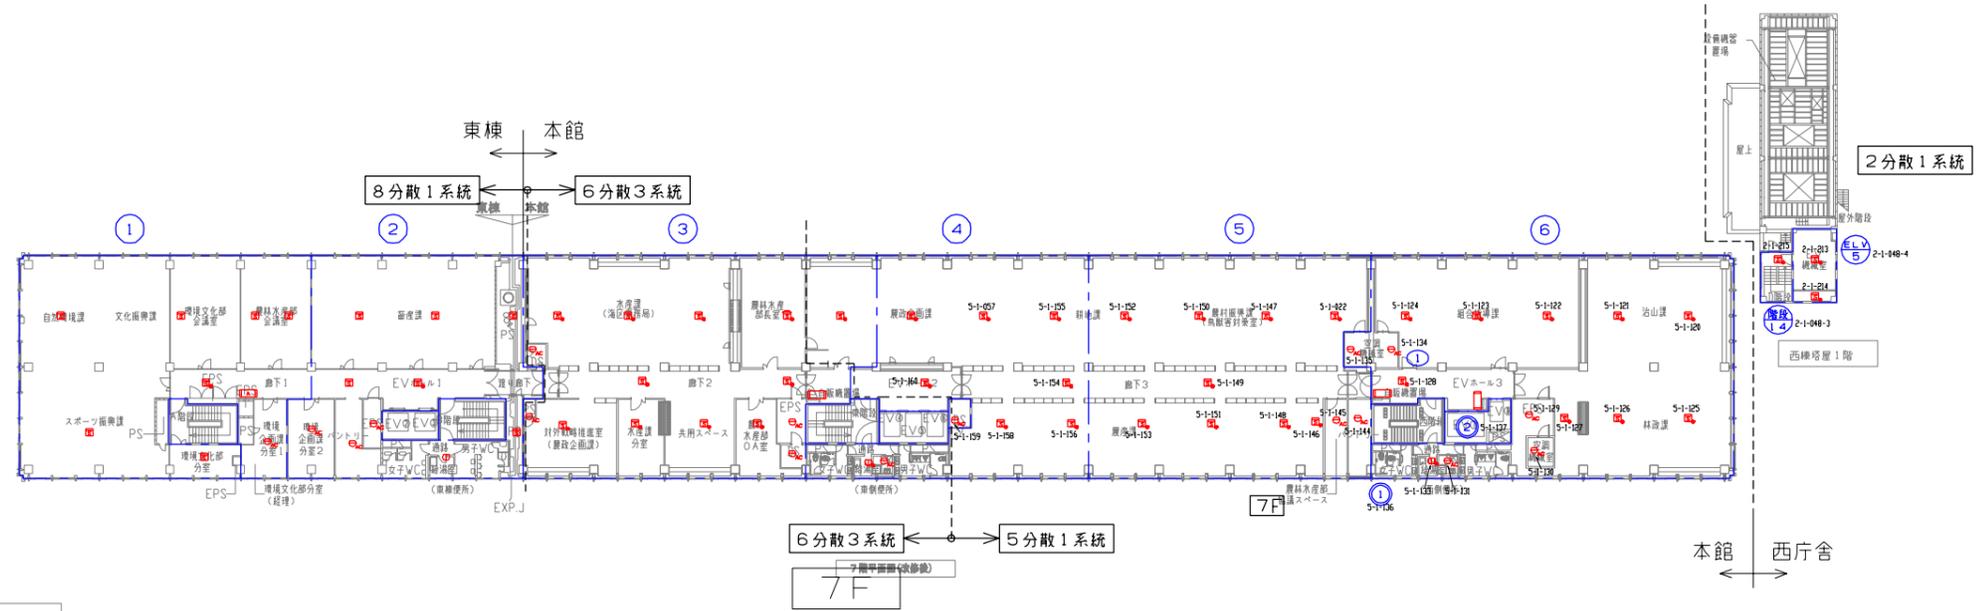

記号	名 稱	説 明	備 考
☐	機器収容箱	消火栓箱組込型	①②収容
☐	機器収容箱	消火栓箱組込型	③④収容
Ⓢ	発信機	P型1線(アドレス方式) フラット型表示灯付 消火設備に収納する取付加工は衛生工事とする	
Ⓢ	地区音響装置	DC24V 8mA ダイオード内蔵	
Ⓢ	変動アナログ式スポット型感知器	2種	
Ⓢ	定温アナログ式スポット型感知器	特種 60℃ 防水型	
Ⓢ	光電式スポット型感知器	2種	
Ⓢ	光電式スポット型感知器	2種 側面点検 BOX付	
Ⓢ	光電アナログ式スポット型感知器	2種	
Ⓢ	光電アナログ式スポット型感知器	2種 埋込型	
---	報知区域境界線		
Ⓢ	警戒区域番号		
Ⓢ	発信機番号		
Ⓢ	連動回路番号	防排煙連動用感知器用	

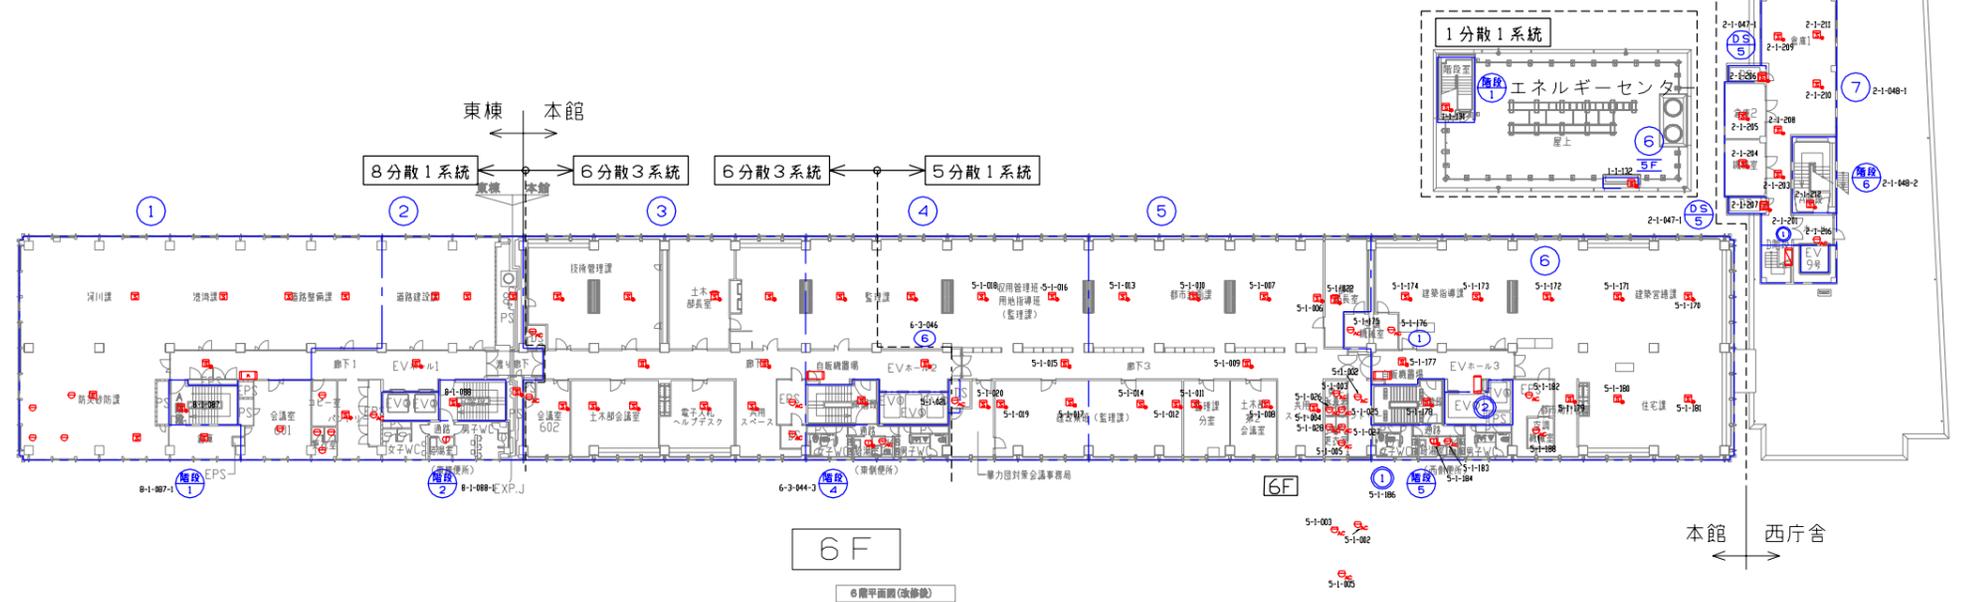

岡山県庁舎 感知器・消火栓図 6・7階 令和6年3月29日

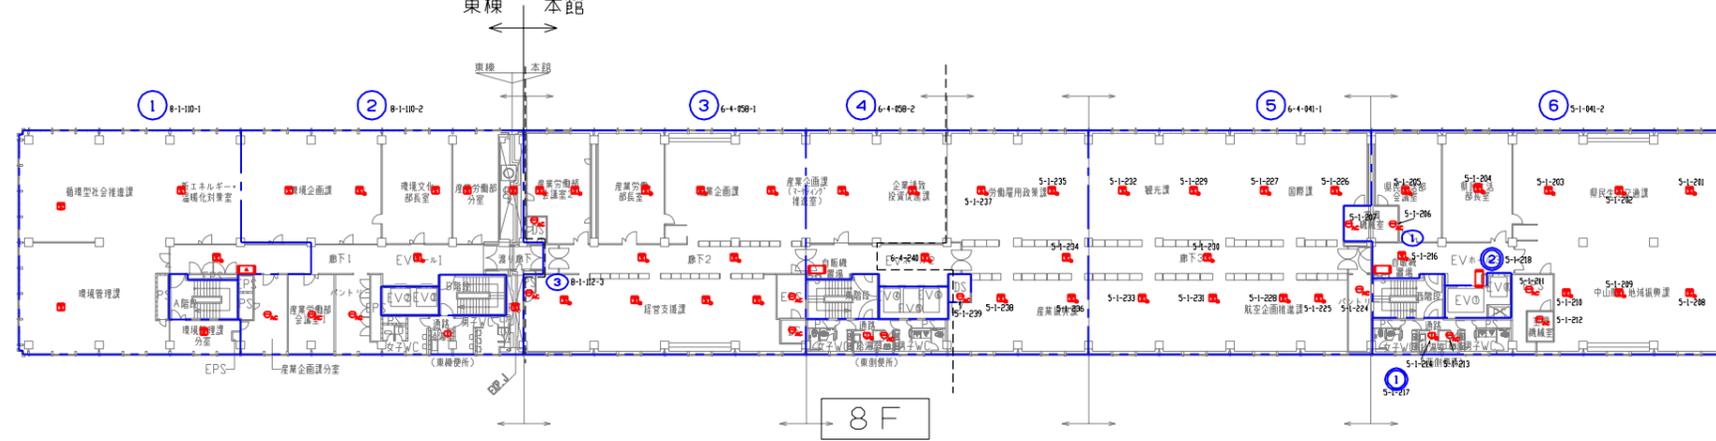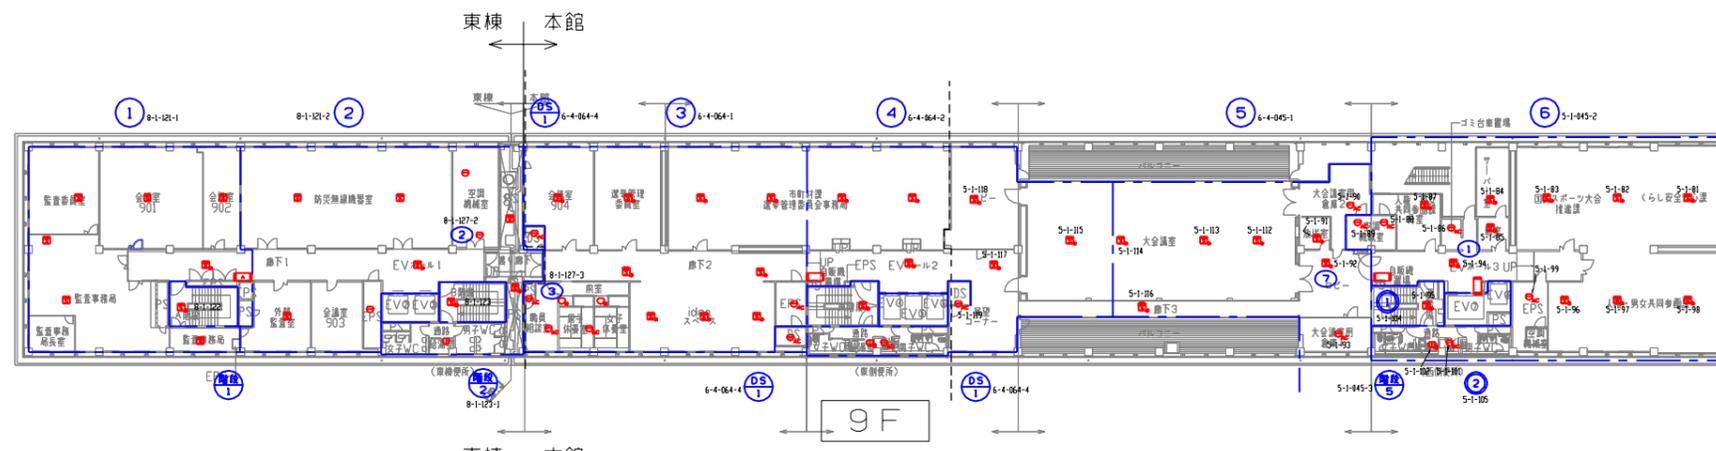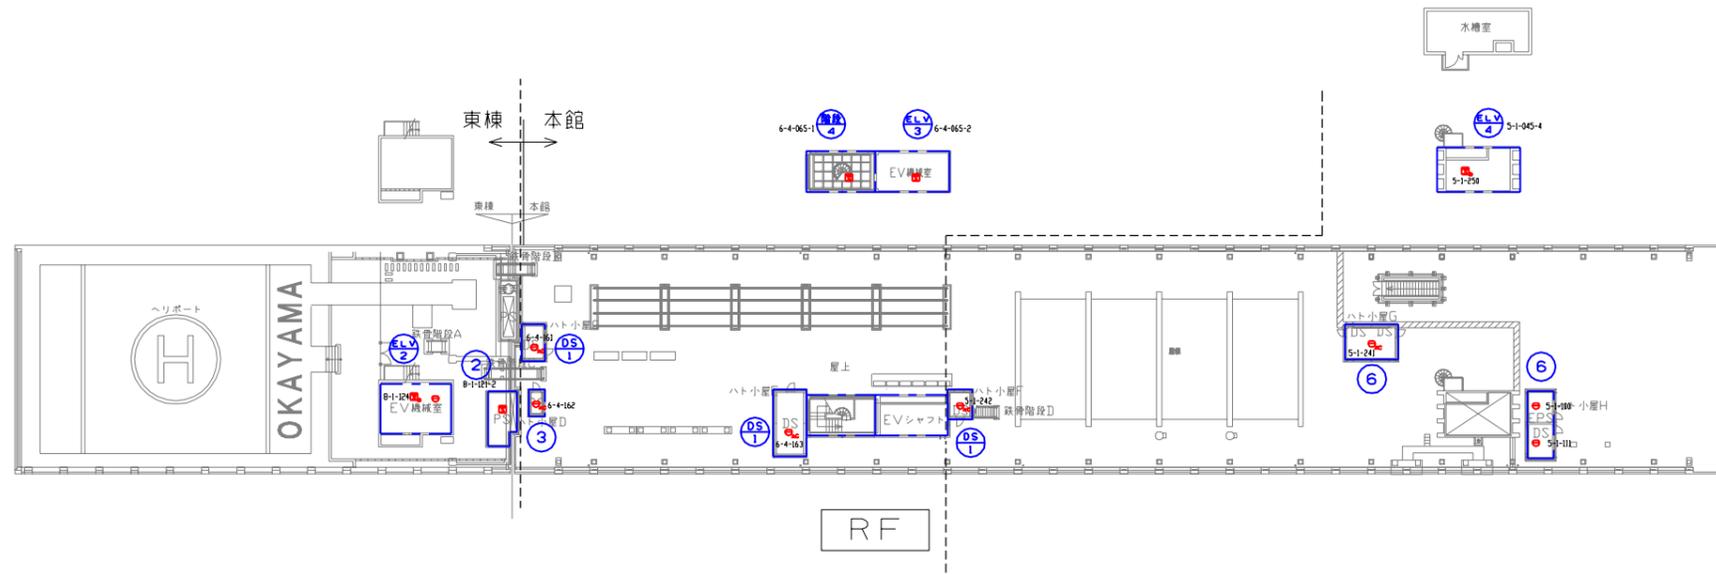

記号	名称	記号	事項
☐	機器収容箱	◎	収容
☐	機器収容箱	◎	収容
Ⓟ	発信機	Ⓟ	P型1線(アドレス方式) フラット型表示灯付
Ⓛ	地区音響装置	Ⓛ	消火設備に収納する取付加工は衛生工事とする
Ⓛ	定温式スポット型感知器	Ⓛ	DC24V 8mA ダイオード内蔵
Ⓛ	差動式スポット型感知器	Ⓛ	2種
Ⓛ	差動アナログ式スポット型感知器	Ⓛ	2種
Ⓛ	定温式スポット型感知器	Ⓛ	1種 70℃
Ⓛ	定温アナログ式スポット型感知器	Ⓛ	特種 60℃ 防水型
Ⓛ	光電式スポット型感知器	Ⓛ	2種
Ⓛ	光電アナログ式スポット型感知器	Ⓛ	2種
---	報知区域境界線		
Ⓛ	警戒区域番号		
Ⓛ	発信機番号		
Ⓛ	連動回路番号		防排煙連動用感知器用

※ 特記なき配管配線は、次のとおりとする。

火災報知


AE 0.9 - 4C ((E19)) 露出配管


EEF 1.6 - 8C MM-A

本工事に使用する電線及びケーブルは、EM規格のあるものは、それらを使用することとし、図中では EM- を省略した記号とする。

改修配線リスト

記号	配線リスト	適用	備考
A	HP 0.9 - 5P (既設配管)	火報	電線改修
B	HP 0.9 - 5P ((E19)) 露出配管	火報	電線改修

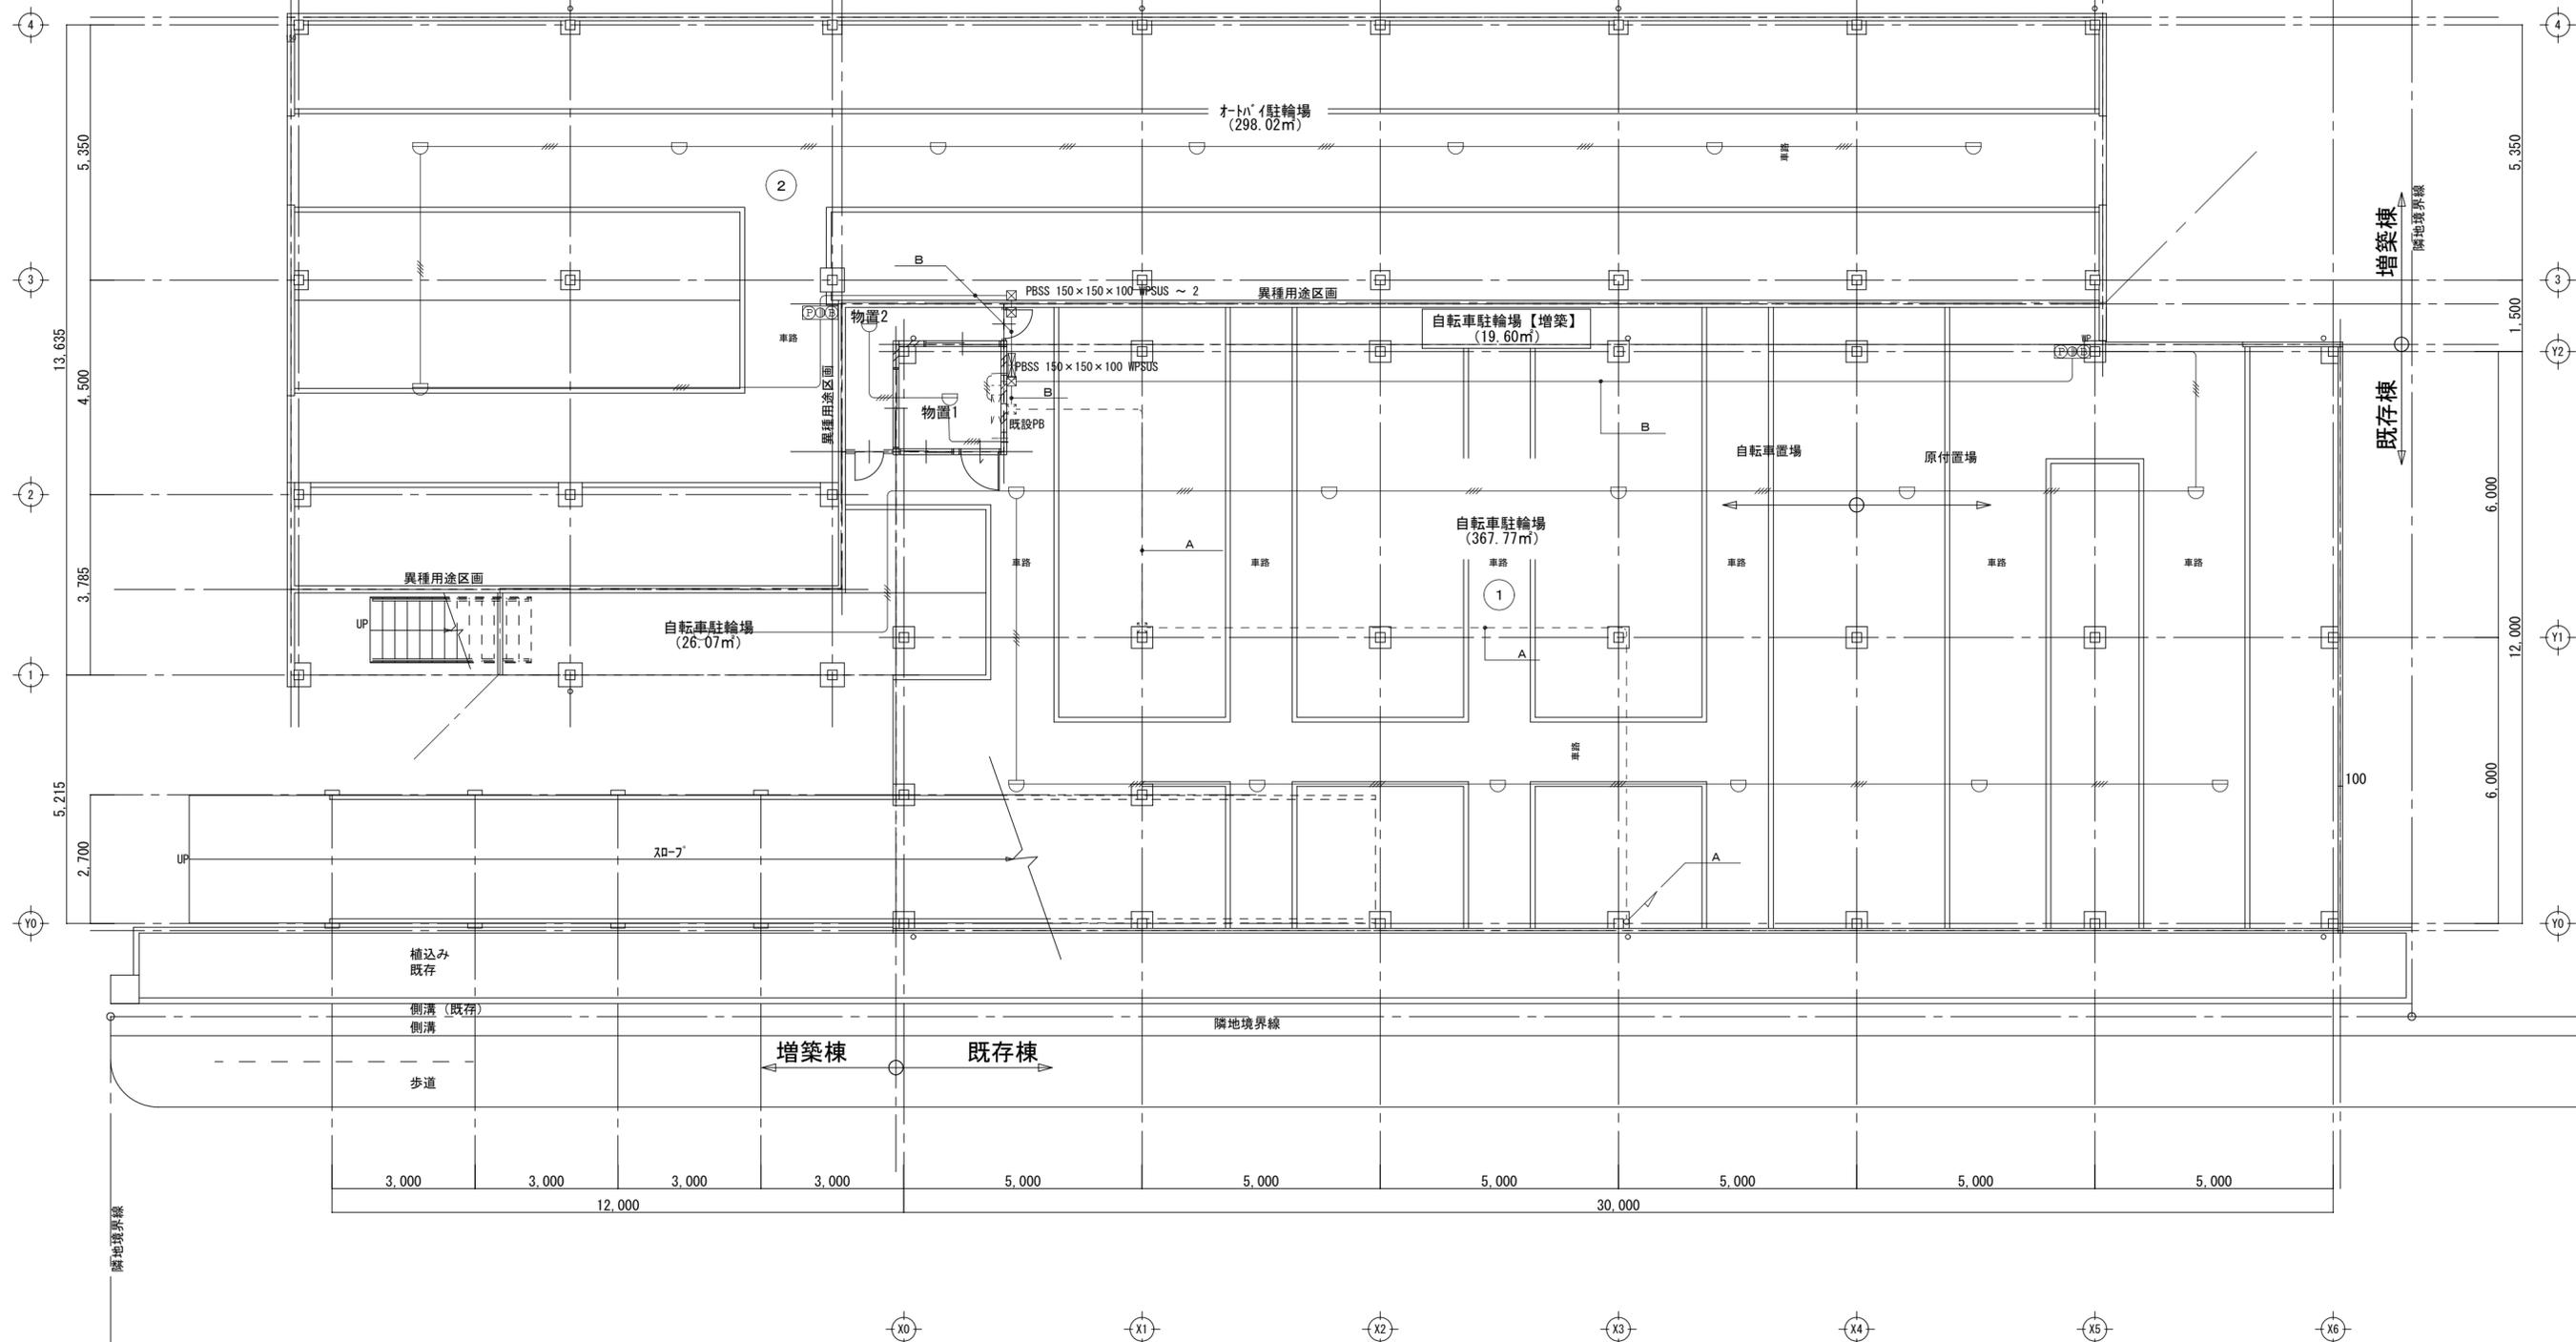


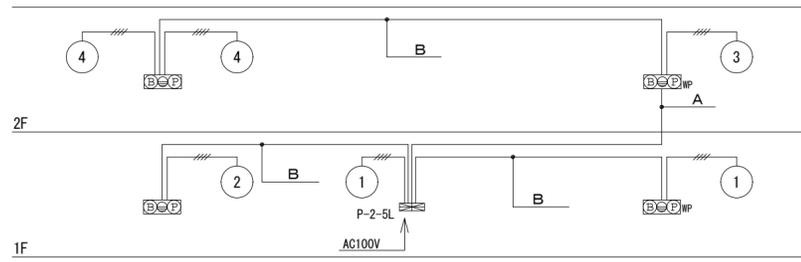

改修配線リスト

記号	配線リスト	適用	備考
A	HP 0.9 - 5P (既設配管)	火報	電線改修
B	HP 0.9 - 5P ((E19) 露出配管)	火報	電線改修

物置1
火災報知設備系統図

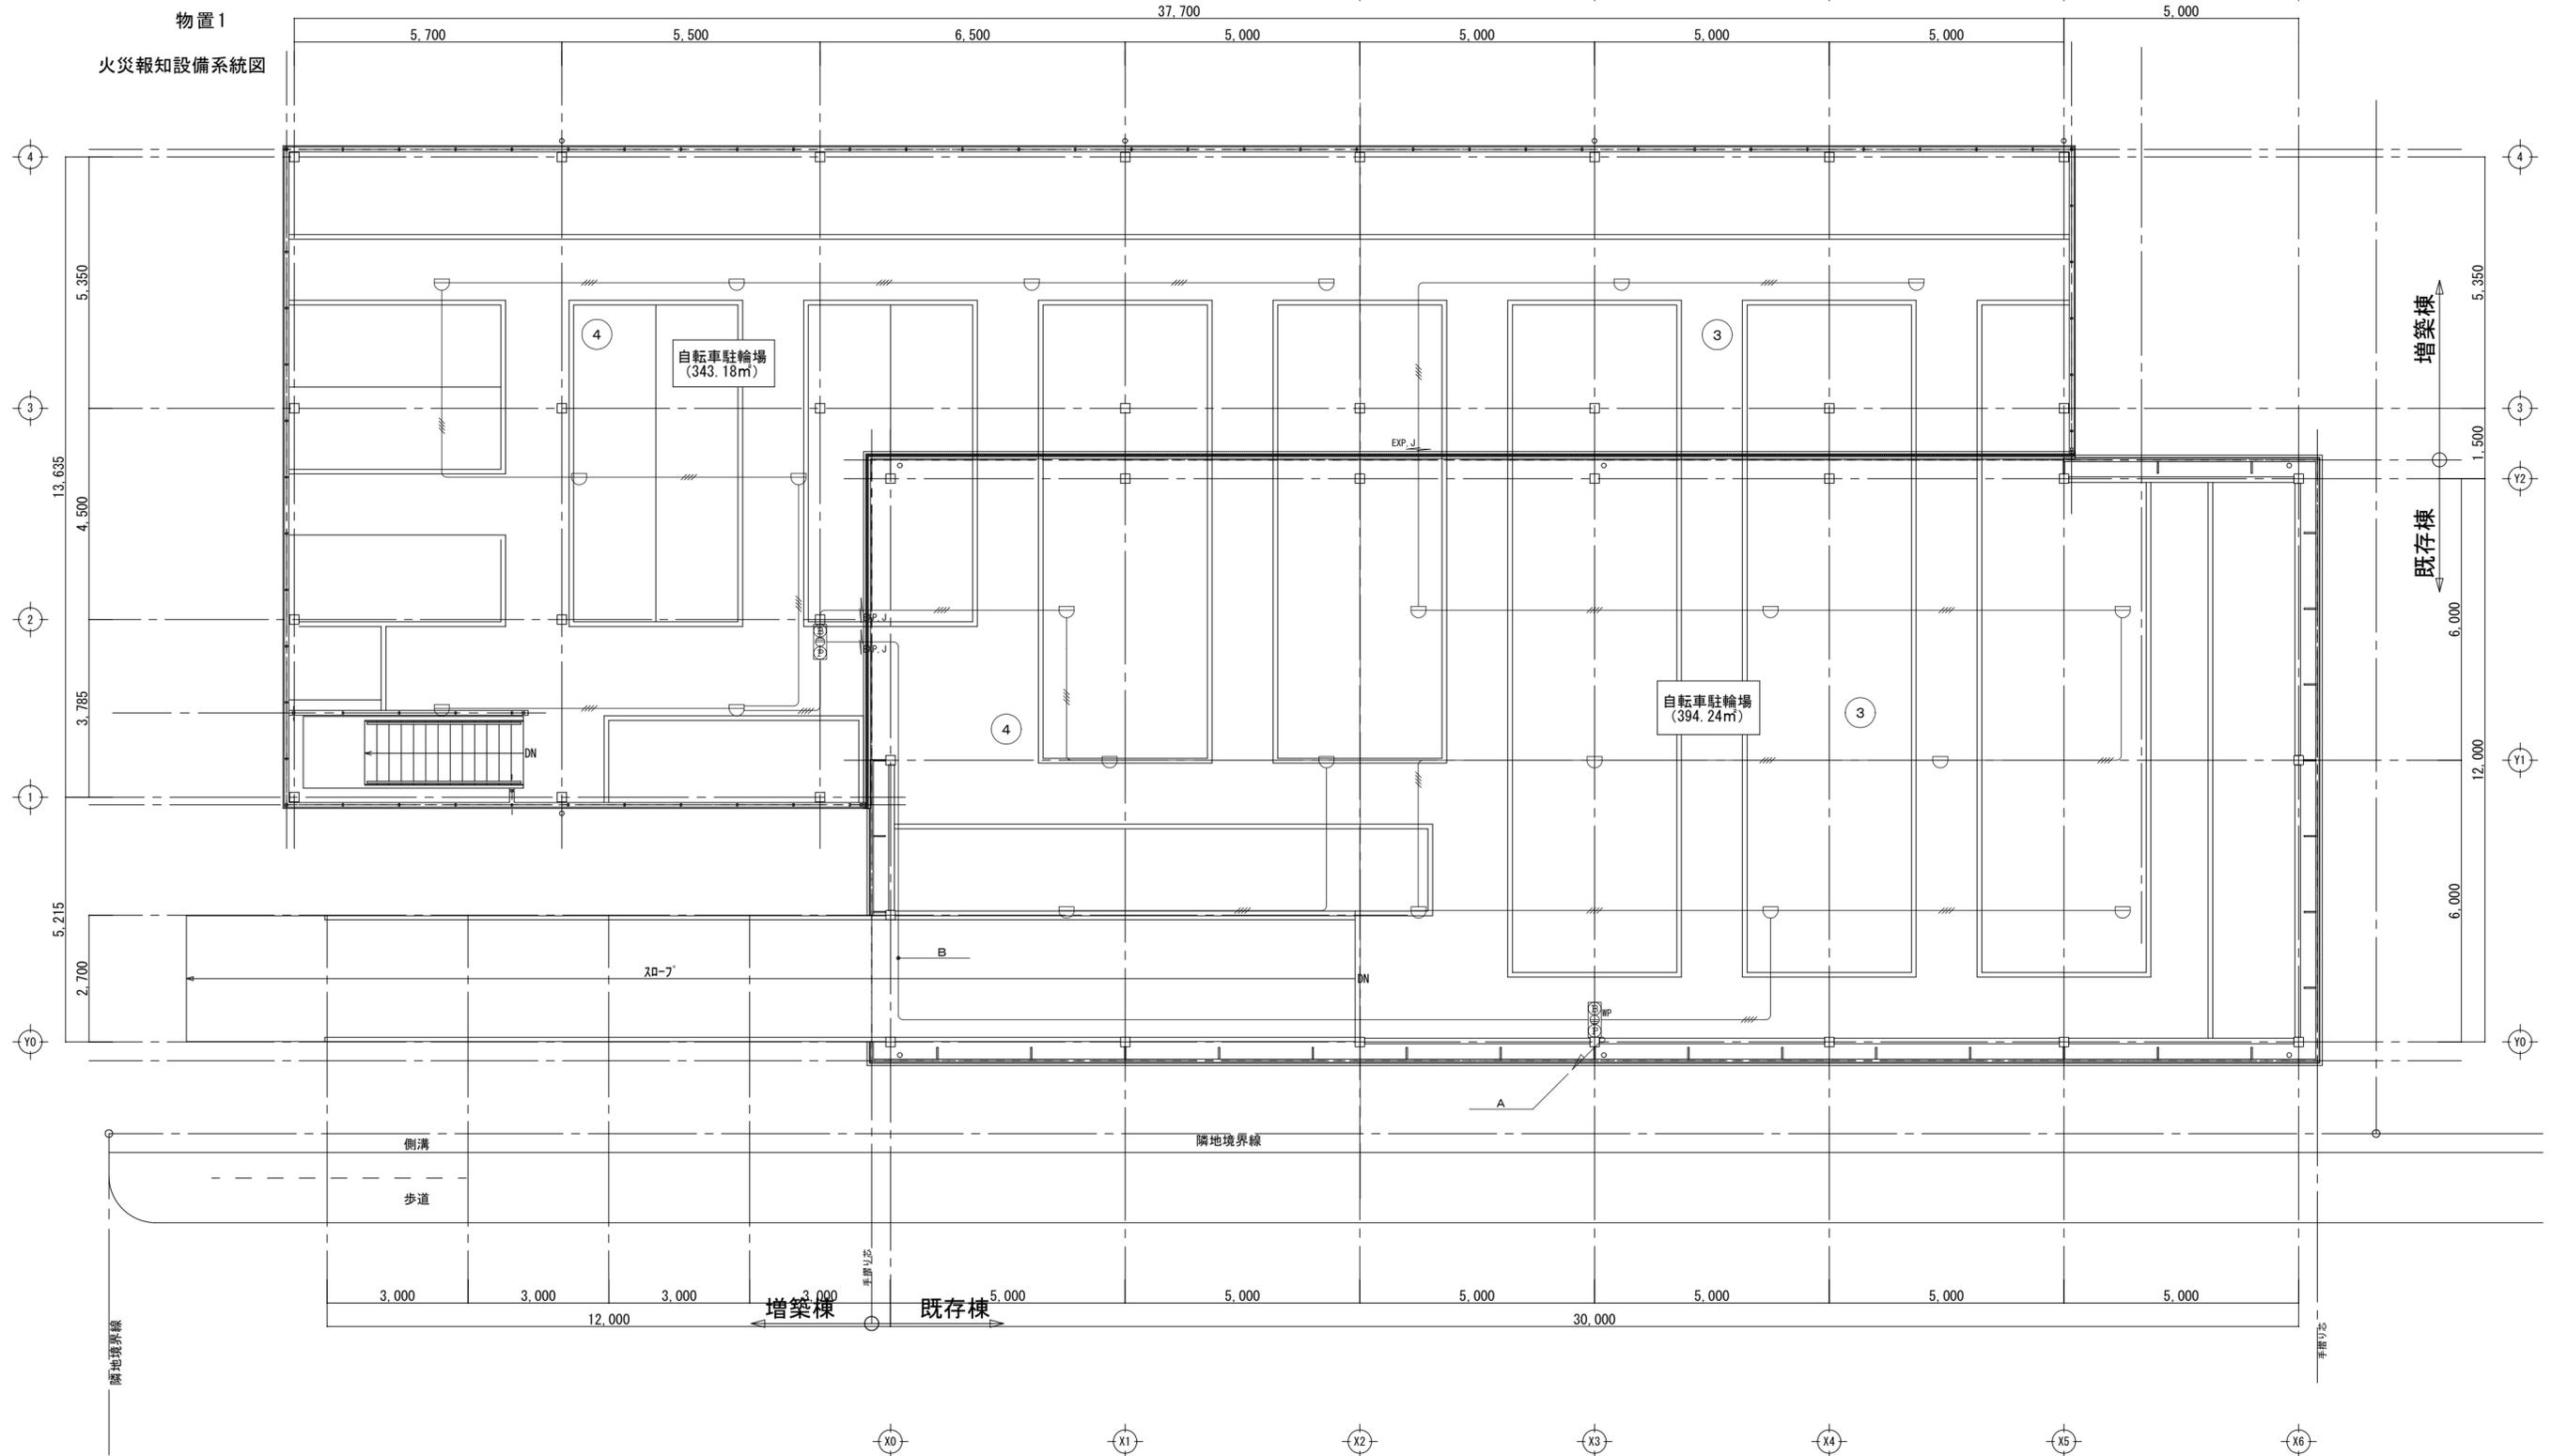

特記事項	訂正	縮尺	完成図 2階火災報知設備平面図			図面番号
			1/100	用紙 A2	設計	